

Inst. Elétrica - Sanit. Feminino


Escala = 1:50

LEGENDA:

□	CENTRO DE DISTRIBUIÇÃO DE ENERGIA
○	INTERRUPTOR PARALELO
◀	INTERRUPTOR COM TOMADA NO MESMO ESPAÇO
◻	BOTÃO PARA CAMPAINHA
○	INTERRUPTOR SÉRIOS
◻	INTERRUPTOR SÉRIOS
⊕	INTERRUPTOR TERMO
⊕	TV


QUADRO DE CARGAS

CIRCUITOS	LAMPADAS	TOMADAS	WATTS	DISJ. (A)
1	60 W	100 W	600 W	15 A
2	1	8	1	820
3	14	2	2	7.790
<b>TOTAL</b>				

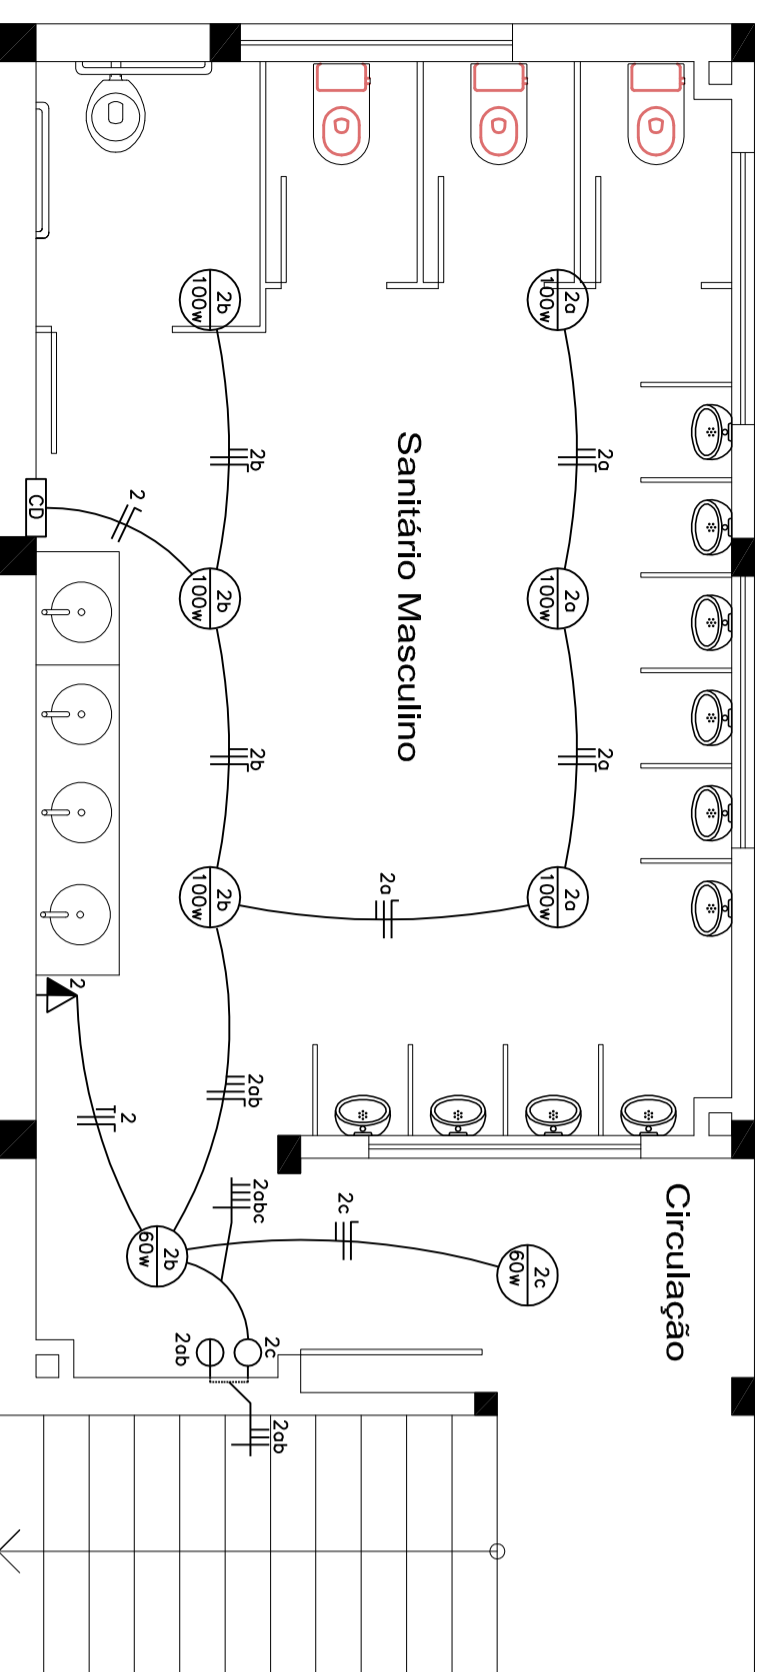

Planta Baixa - Sanit. Masculino


Escala = 1:50

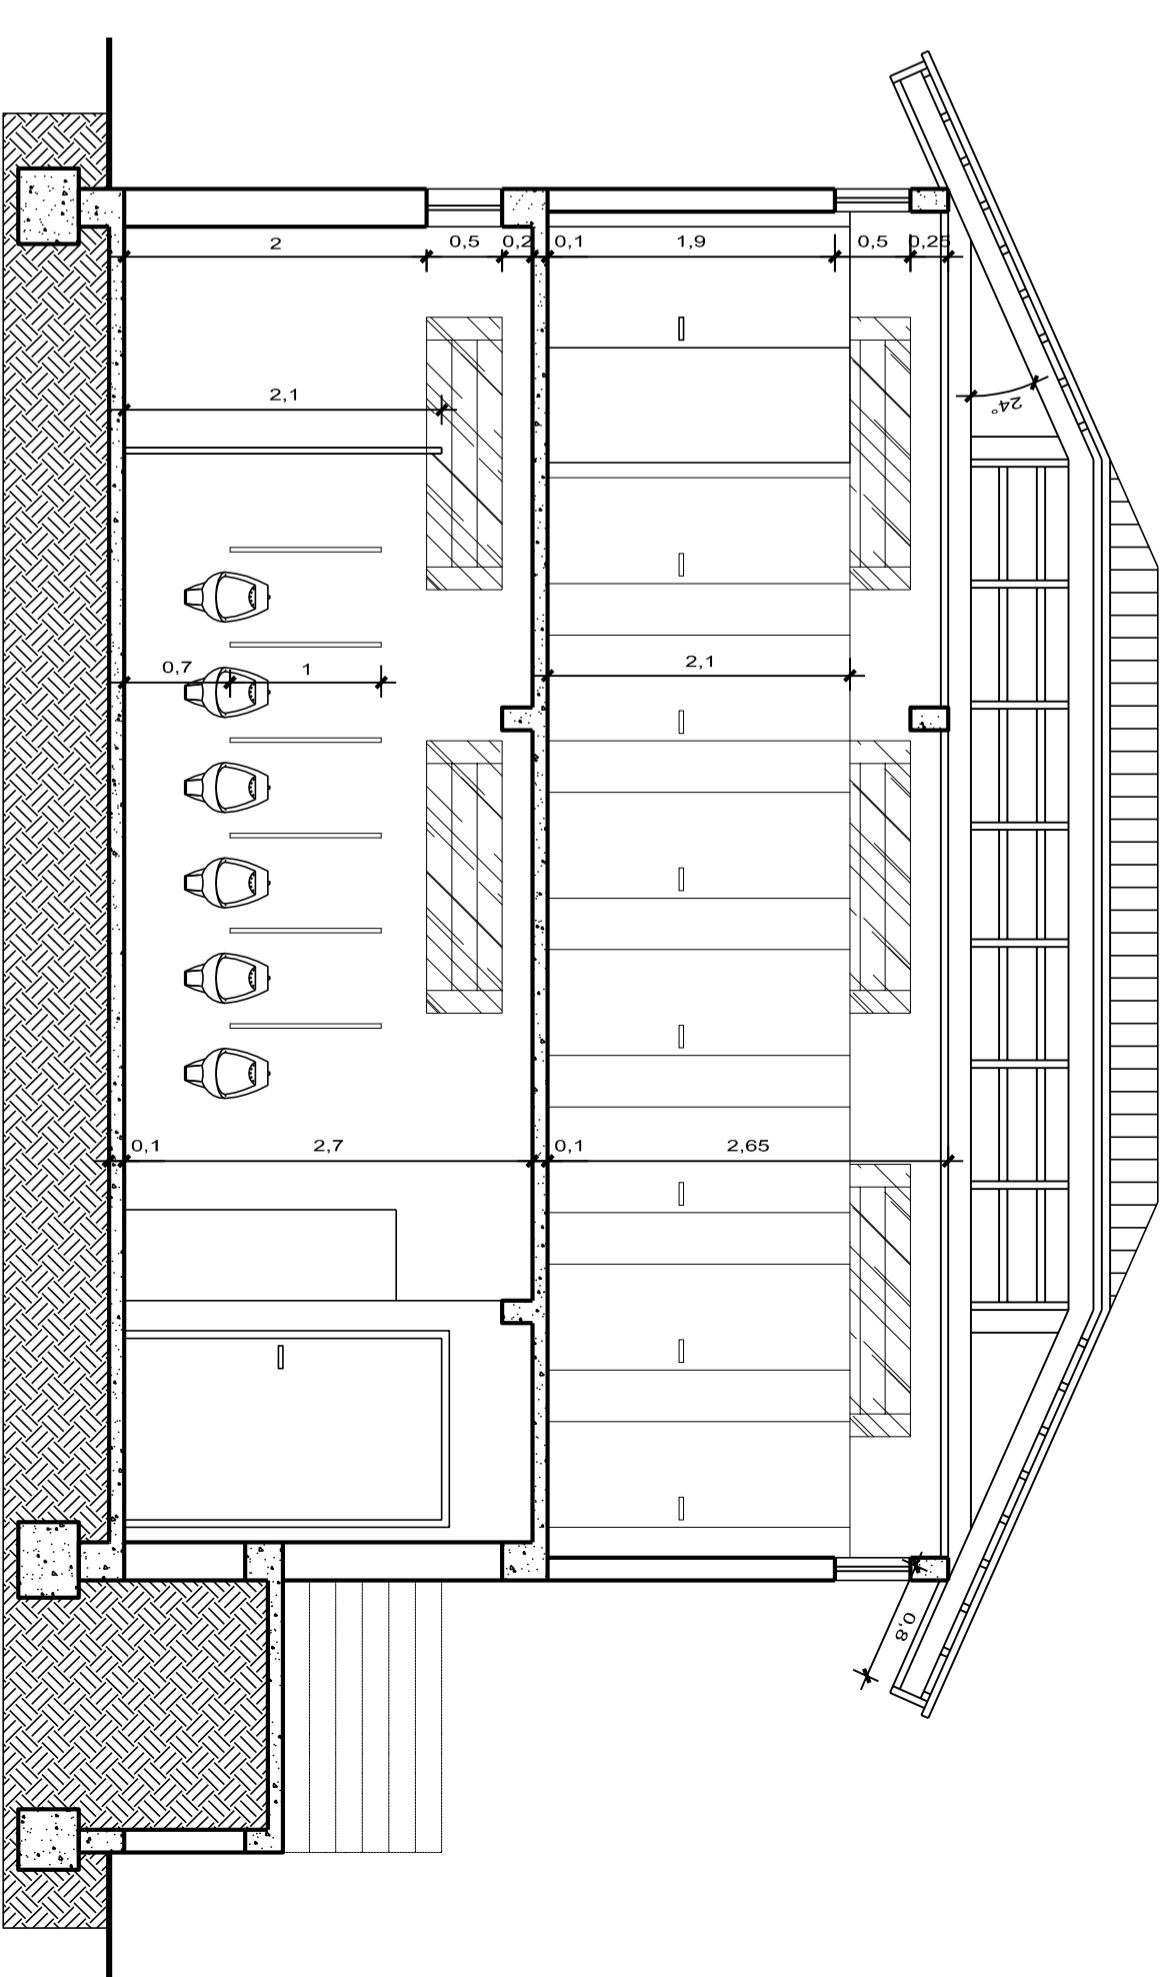


Corte AA'

Escala = 1:50

Fosso Sêptico  
Capacidade = 7.500 Litros  
CORTE  
ESCALA 1/25

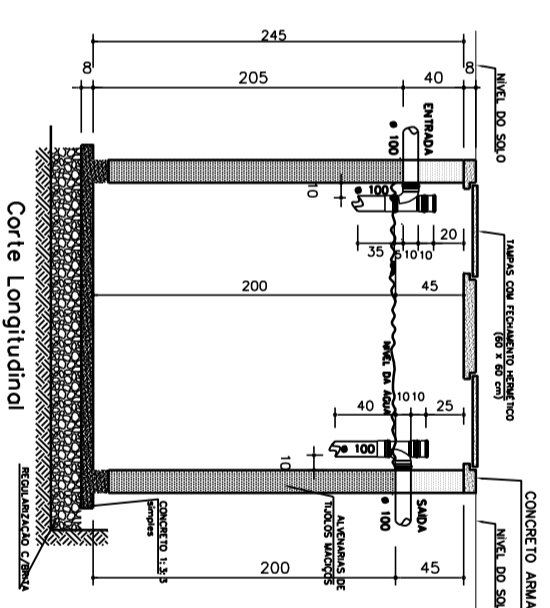

Fosso Sêptica  
Capacidade = 7.500 Litros  
PLANTA BAIXA  
ESCALA 1/25

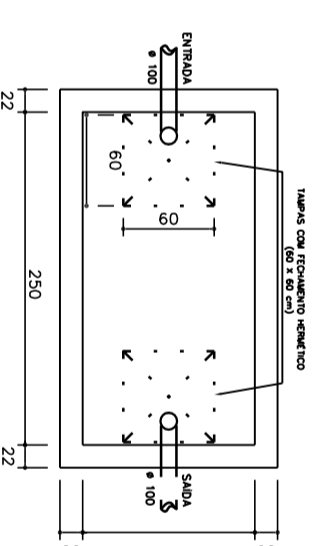

Eng. Civil — GREA/RS — 86.914  
 Av. 25 de Julho, 575  
 Fone: (54) 338 — 1249  
 Victor Graeff/RS  
 assinatura

**DHW**  
 Dirson Henrique Wentz  
 assinatura

**OBRA**  
 Sanitários Praça

**LOCAL**  
 Victor Graeff/RS

**PROPRIETARIO**  
 Prefeitura Municipal de Victor Graeff

**CONTÉUDO**  
 Corte, Inst. Elétrica, Detalhe Fossa Sêptica.

**DATA**  
 FEV/2014

**ESCALA**  
 Indic.

**ÁREA CONST.**  
 92,00 m<sup>2</sup>

**FRANCHA**  
 03

**Lisiane De Negri**  
 (54) 9114-4816